

徐 州 工 程 学 院

材 料 与 化 学 工 程 学 院 实 验 室 装 修 改 造

电 气 施 工 图

广东省建设工程勘察设计出图专用章
单位名称:广州亚泰建筑设计院有限公司
业务范围:建筑行业(建筑工程)甲级
资质证书编号: A144002161.
有效期至:2024年06月03日

广州亚泰建筑设计院有限公司徐州分公司

2023.4



城乡规划编制乙级证书编号：(粤)城规编(192017)号

[illegible]

注册章:

工程设计出图专用章:

单位名称:广州亚泰建筑设计院有限公司
业务范围:建筑行业(建筑工程)甲级
资质证书编号:A144002161
有效期至:2024年06月03日

签署栏

制 图 DRAWING BY	邓水山	邓水山
设 计 DESIGN BY	邓水山	邓水山
校 对 CHECKED BY	姜 乐	姜乐
专业负责人 SPECIALIZED RESPONSIBLE BY	兰钦群	兰钦群
项目负责人 PROJECT RESPONSIBLE BY	吕泽昌	吕泽昌
审 核 REVIEWED BY	兰钦群	兰钦群
审 定 APPROVED BY	王 成	王成

建设单位	徐州工程学院
------	--------

工程名称 PROJECT	材料与化学工程学院实验室装修改造
-----------------	------------------

图 纸 名 称	电 气 施 工 设 计 说 明 书
---------	-------------------

设计编号 DESIGN NO.		图 号 DRAWING NO.	P-01
设计阶段 STATUS	施工图	专 业 SPECIALITY	电气
比 例 SCALE	1: 100	日 期 DATE	2023.04

 


GUANGZHOU ASIA TOP ARCHITECTURAL DESIGNINSTITUTE CO.,LTD

建筑工程甲级设计证书号: A14400216

市政工程乙级设计证书号: A24400216

城乡规划编制乙级证书编号：(粤)城规编(192017)号



(未蓋出圖專用章本圖無效)

注册章:

工程设计出图专用章:

单位名称:广州亚泰建筑设计院有限公司
业务范围:建筑行业(建筑工程)甲级
资质证书编号:A144002161
有效期至:2024年06月03日

合作设计单位 JOINED DESIGNER			
签 署 栏			
制 图 DRAW BY	邓水山	邓水山	
设 计 DESIGN BY	邓水山	邓水山	
校 对 CHECKED BY	姜 乐	姜乐	
专业负责人 EXPERIENCE RESPONSIBLE	兰钦群	兰钦群	
项目负责人 PROJECT MANAGER BY	吕泽昌	吕泽昌	
审 核 TRACED BY	兰钦群	兰钦群	
审 定 APPROVED BY	王 成	王成	
建设单位 CLIENT	徐州工程学院		
工程名称 PROJECT	材料与化学工程学院实验室装修改造		
图纸名称 DRAWING TITLE	强电干线系统图		
设计编号 DESIGN NO.	图 号 DRAWING NO.	P-02	
设计阶段 DESIGN STAGE	施工图	专 业 SPECIALTY	电气
比 例	1: 100	日 期	2023.04.



亚泰·建筑
ASIA TOP ARCHITECTURE

广州亚泰建筑设计院有限公司

GUANGZHOU ASIA TOP ARCHITECTURAL DESIGN INSTITUTE CO., LTD

建筑工程甲级设计证书号: A144002161

市政工程乙级设计证书号: A244002168

城乡规划编制乙级证书编号: (粤)城规编(192017)号

(未盖出图专用章本图无效)

注册章:

工程设计出图专用章:

广东省建设工程勘察设计出图专用章

单位名称: 广州亚泰建筑设计院有限公司
业务范围: 建筑行业(建筑工程)甲级
资质证书编号: A144002161
有效期至: 2024年06月03日

合作设计单位

JOINED REGISTER

签 署 栏

制 图 DRAW BY	邓水山	邓水山
设 计 DESIGNED BY	邓水山	邓水山
校 对 CHECKED BY	姜 乐	姜 乐
专业负责人 SPECIAL RESPONSIBLE BY	兰钦群	兰钦群
项目负责人 PROJECT DIRECTOR BY	吕泽昌	吕泽昌
审 核 REVIEWER BY	兰钦群	兰钦群
审 定 APPROVED BY	王 成	王 成

建设单位
CLIENT

徐州工程学院

工程名称
PROJECT

材料与化学工程学院实验室装修改造

图纸名称
DRAWING TITLE

普通插座布置图

设计编号
DRAWING NO.

图 号
DRAWING NO.

P-03

设计阶段
DESIGN STAGE

施工图
CONSTRUCTION DRAWING

专 业
SPECIALTY

电气
ELECTRICAL

比 例
SCALE

1: 100

日 期
DATE

2023.04

普通插座布置图



亚泰·建筑
ASIA TOP ARCHITECTURE

广州亚泰建筑设计院有限公司

GUANGZHOU ASIA TOP ARCHITECTURAL DESIGN INSTITUTE CO., LTD

建筑工程甲级设计证书号: A144002161

市政工程乙级设计证书号: A244002168

城乡规划编制乙级证书编号: (粤)城规编(192017)号

(未盖出图专用章本图无效)

注册章:

工程设计出图专用章:

广东省建设工程勘察设计出图专用章

单位名称: 广州亚泰建筑设计院有限公司
业务范围: 建筑行业(建筑工程)甲级
资质证书编号: A144002161
有效期至: 2024年06月03日

合作设计单位

合作设计单位

签署栏

制图	邓水山	邓水山
设计	邓水山	邓水山
校对	姜乐	姜乐
专业负责人	兰钦群	兰钦群
项目负责人	吕泽昌	吕泽昌
审核	兰钦群	兰钦群
审定	王成	王成

建设单位

徐州工程学院


工程名称

材料与化学工程学院实验室装修改造


图纸名称

三相插座布置图

设计编号	图号	P-04
设计阶段	施工图	专业
比例	1:100	日期
		2023.04

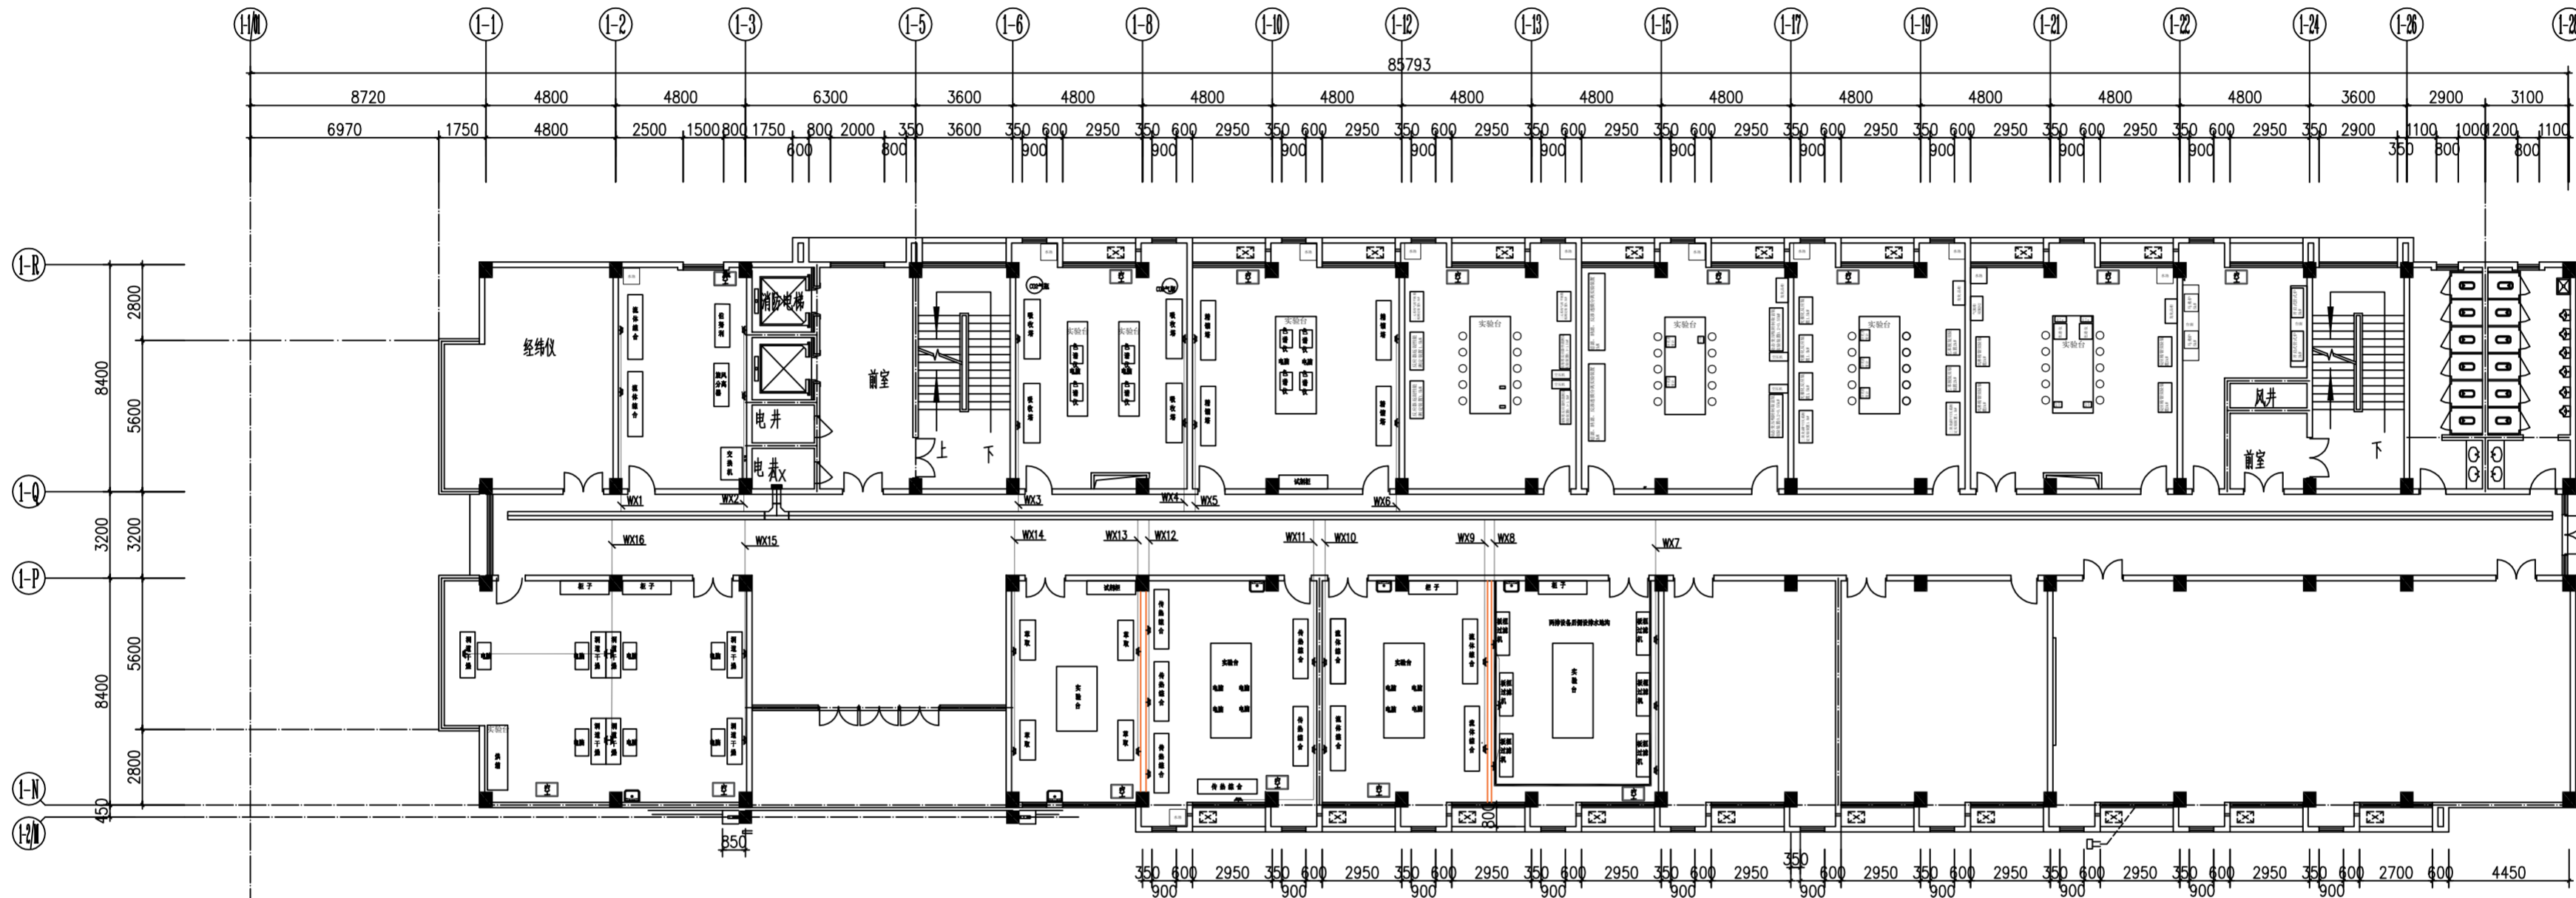

三相插座布置图

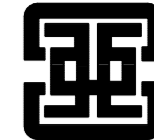

亚泰·建筑
ASIA TOP ARCHITECTURE

广州亚泰建筑设计院有限公司

GUANGZHOU ASIA TOP ARCHITECTURAL DESIGN INSTITUTE CO., LTD.

建筑工程甲级设计证书号: A144002161

市政工程乙级设计证书号: A244002168

城乡规划编制乙级证书编号: (粤)城规编(192017)号

(未盖出图专用章本图无效)

注册章:

工程设计出图专用章:

广东省建设工程勘察设计出图专用章

单位名称: 广州亚泰建筑设计院有限公司
业务范围: 建筑行业(建筑工程)甲级
资质证书编号: A144002161
有效期至: 2024年06月03日

合作设计单位

合作设计单位

签署栏

制图	邓水山	邓水山
设计	邓水山	邓水山
校对	姜乐	姜乐
专业负责人	兰钦群	兰钦群
项目负责人	吕泽昌	吕泽昌
审核	兰钦群	兰钦群
审定	王成	王成

建设单位

徐州工程学院

工程名称

材料与化学工程学院实验室装修改造


图纸名称

空调插座布置图

设计编号	图号	P-05
设计阶段	施工图	专业
比例	1:100	日期

2023.04

空调插座布置图

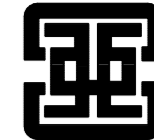

亚泰·建筑
ASIA TOP ARCHITECTURE

广州亚泰建筑设计院有限公司

GUANGZHOU ASIA TOP ARCHITECTURAL DESIGN INSTITUTE CO., LTD

建筑工程甲级设计证书号: A144002161

市政工程乙级设计证书号: A244002168

城乡规划编制乙级证书编号: (粤)城规编(192017)号

(未盖出图专用章本图无效)

注册章:

工程设计出图专用章:

广东省建设工程勘察设计出图专用章

单位名称: 广州亚泰建筑设计院有限公司
业务范围: 建筑行业(建筑工程)甲级
资质证书编号: A144002161
有效期至: 2024年06月03日

合作设计单位

DESIGN RESOURCES

签署栏

制图 DRAW BY	邓水山	邓水山
设计 DESIGNED BY	邓水山	邓水山
校对 CHECKED BY	姜乐	姜乐
专业负责人 SPECIAL RESPONSIBLE BY	兰钦群	兰钦群
项目负责人 PROJECT DIRECTOR BY	吕泽昌	吕泽昌
审核 REVIEWER BY	兰钦群	兰钦群
审定 APPROVED BY	王成	王成

建设单位
CLIENT

徐州工程学院


工程名称
PROJECT

材料与化学工程学院实验室装修改造

图纸名称
DRAWING TITLE

弱电终端布置图

设计编号 DESIGN NO.	图号 DRAWING NO.	P-06
设计阶段 DESIGN STAGE	专业 SPECIALTY	电气
比例 SCALE	日期 DATE	2023.04

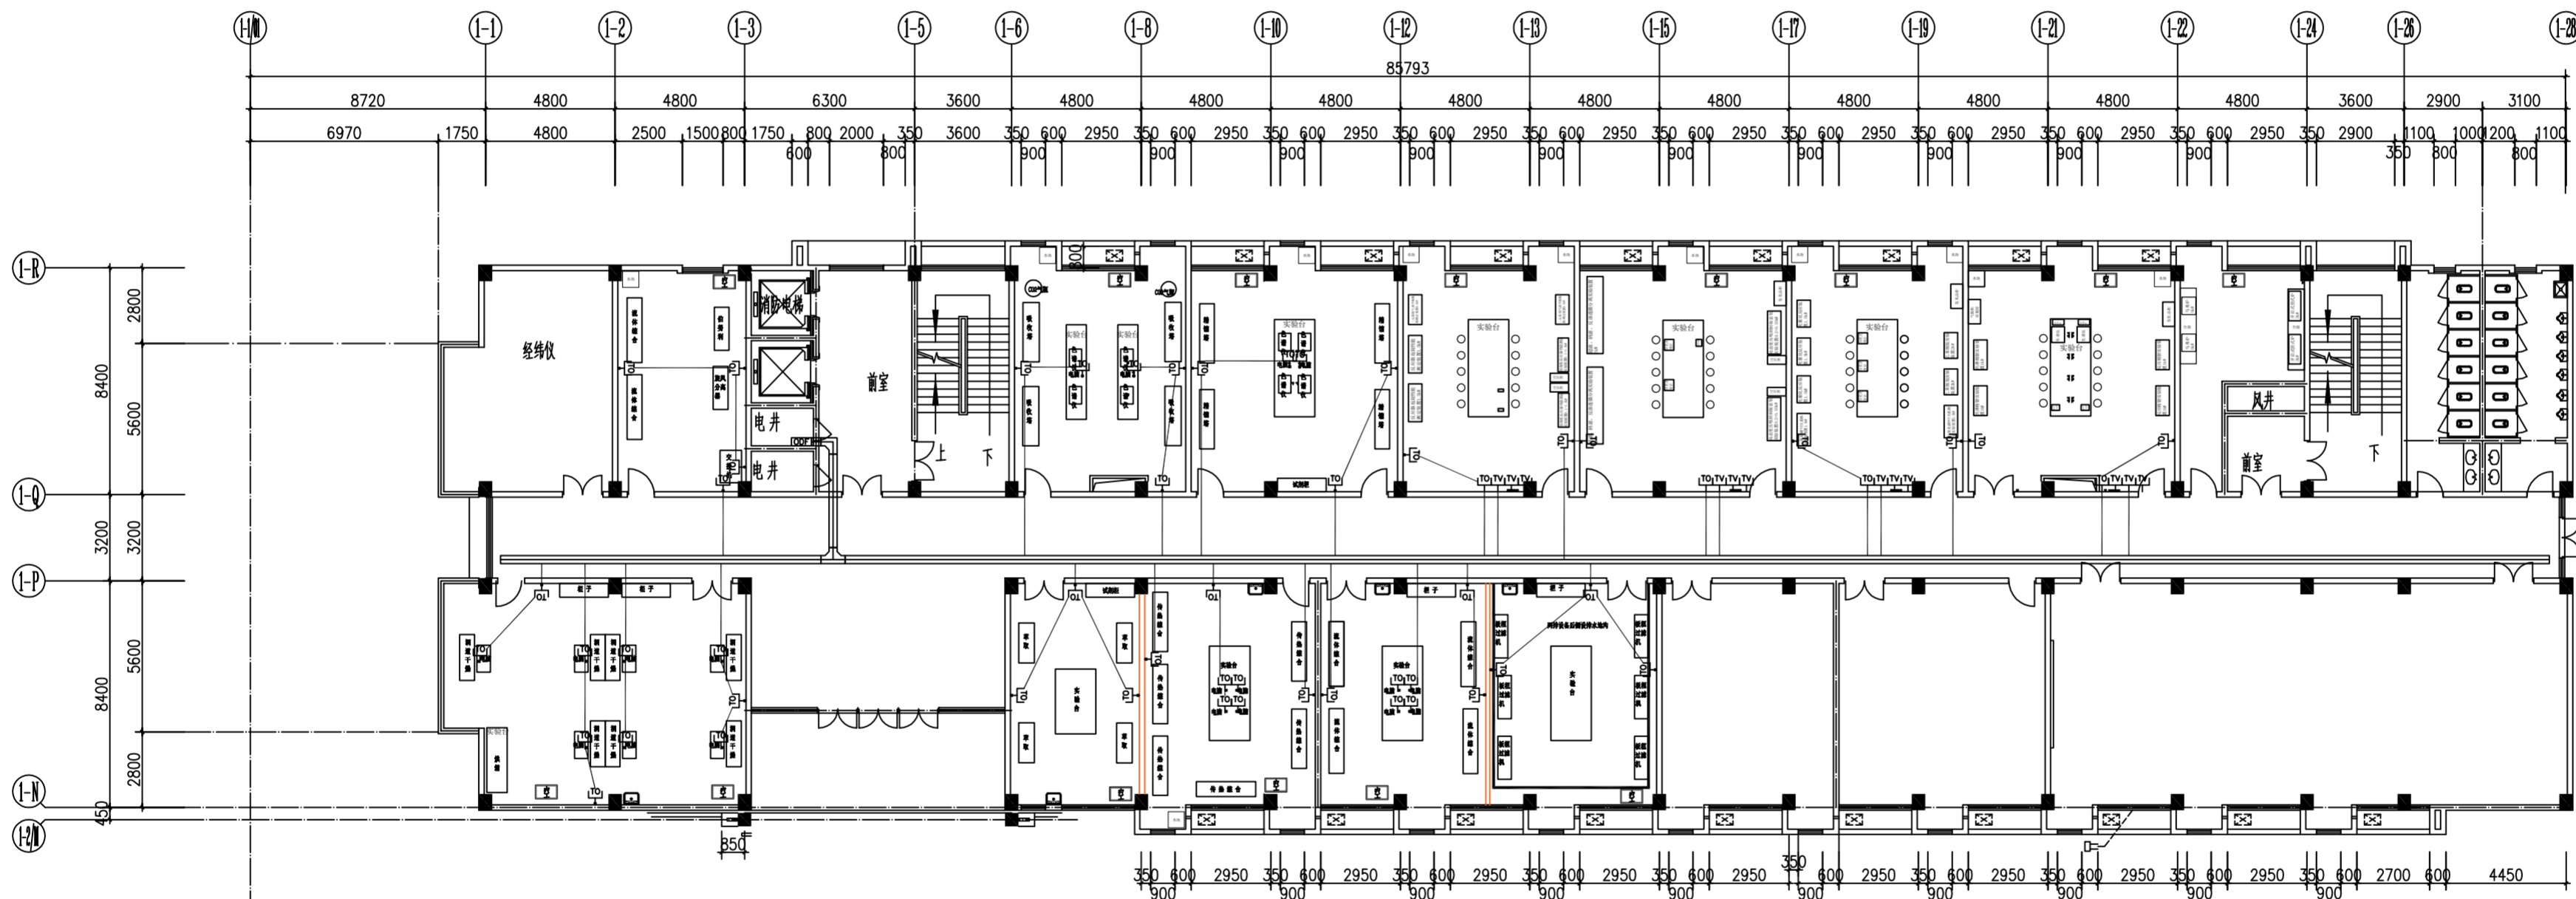

弱电终端布置图